


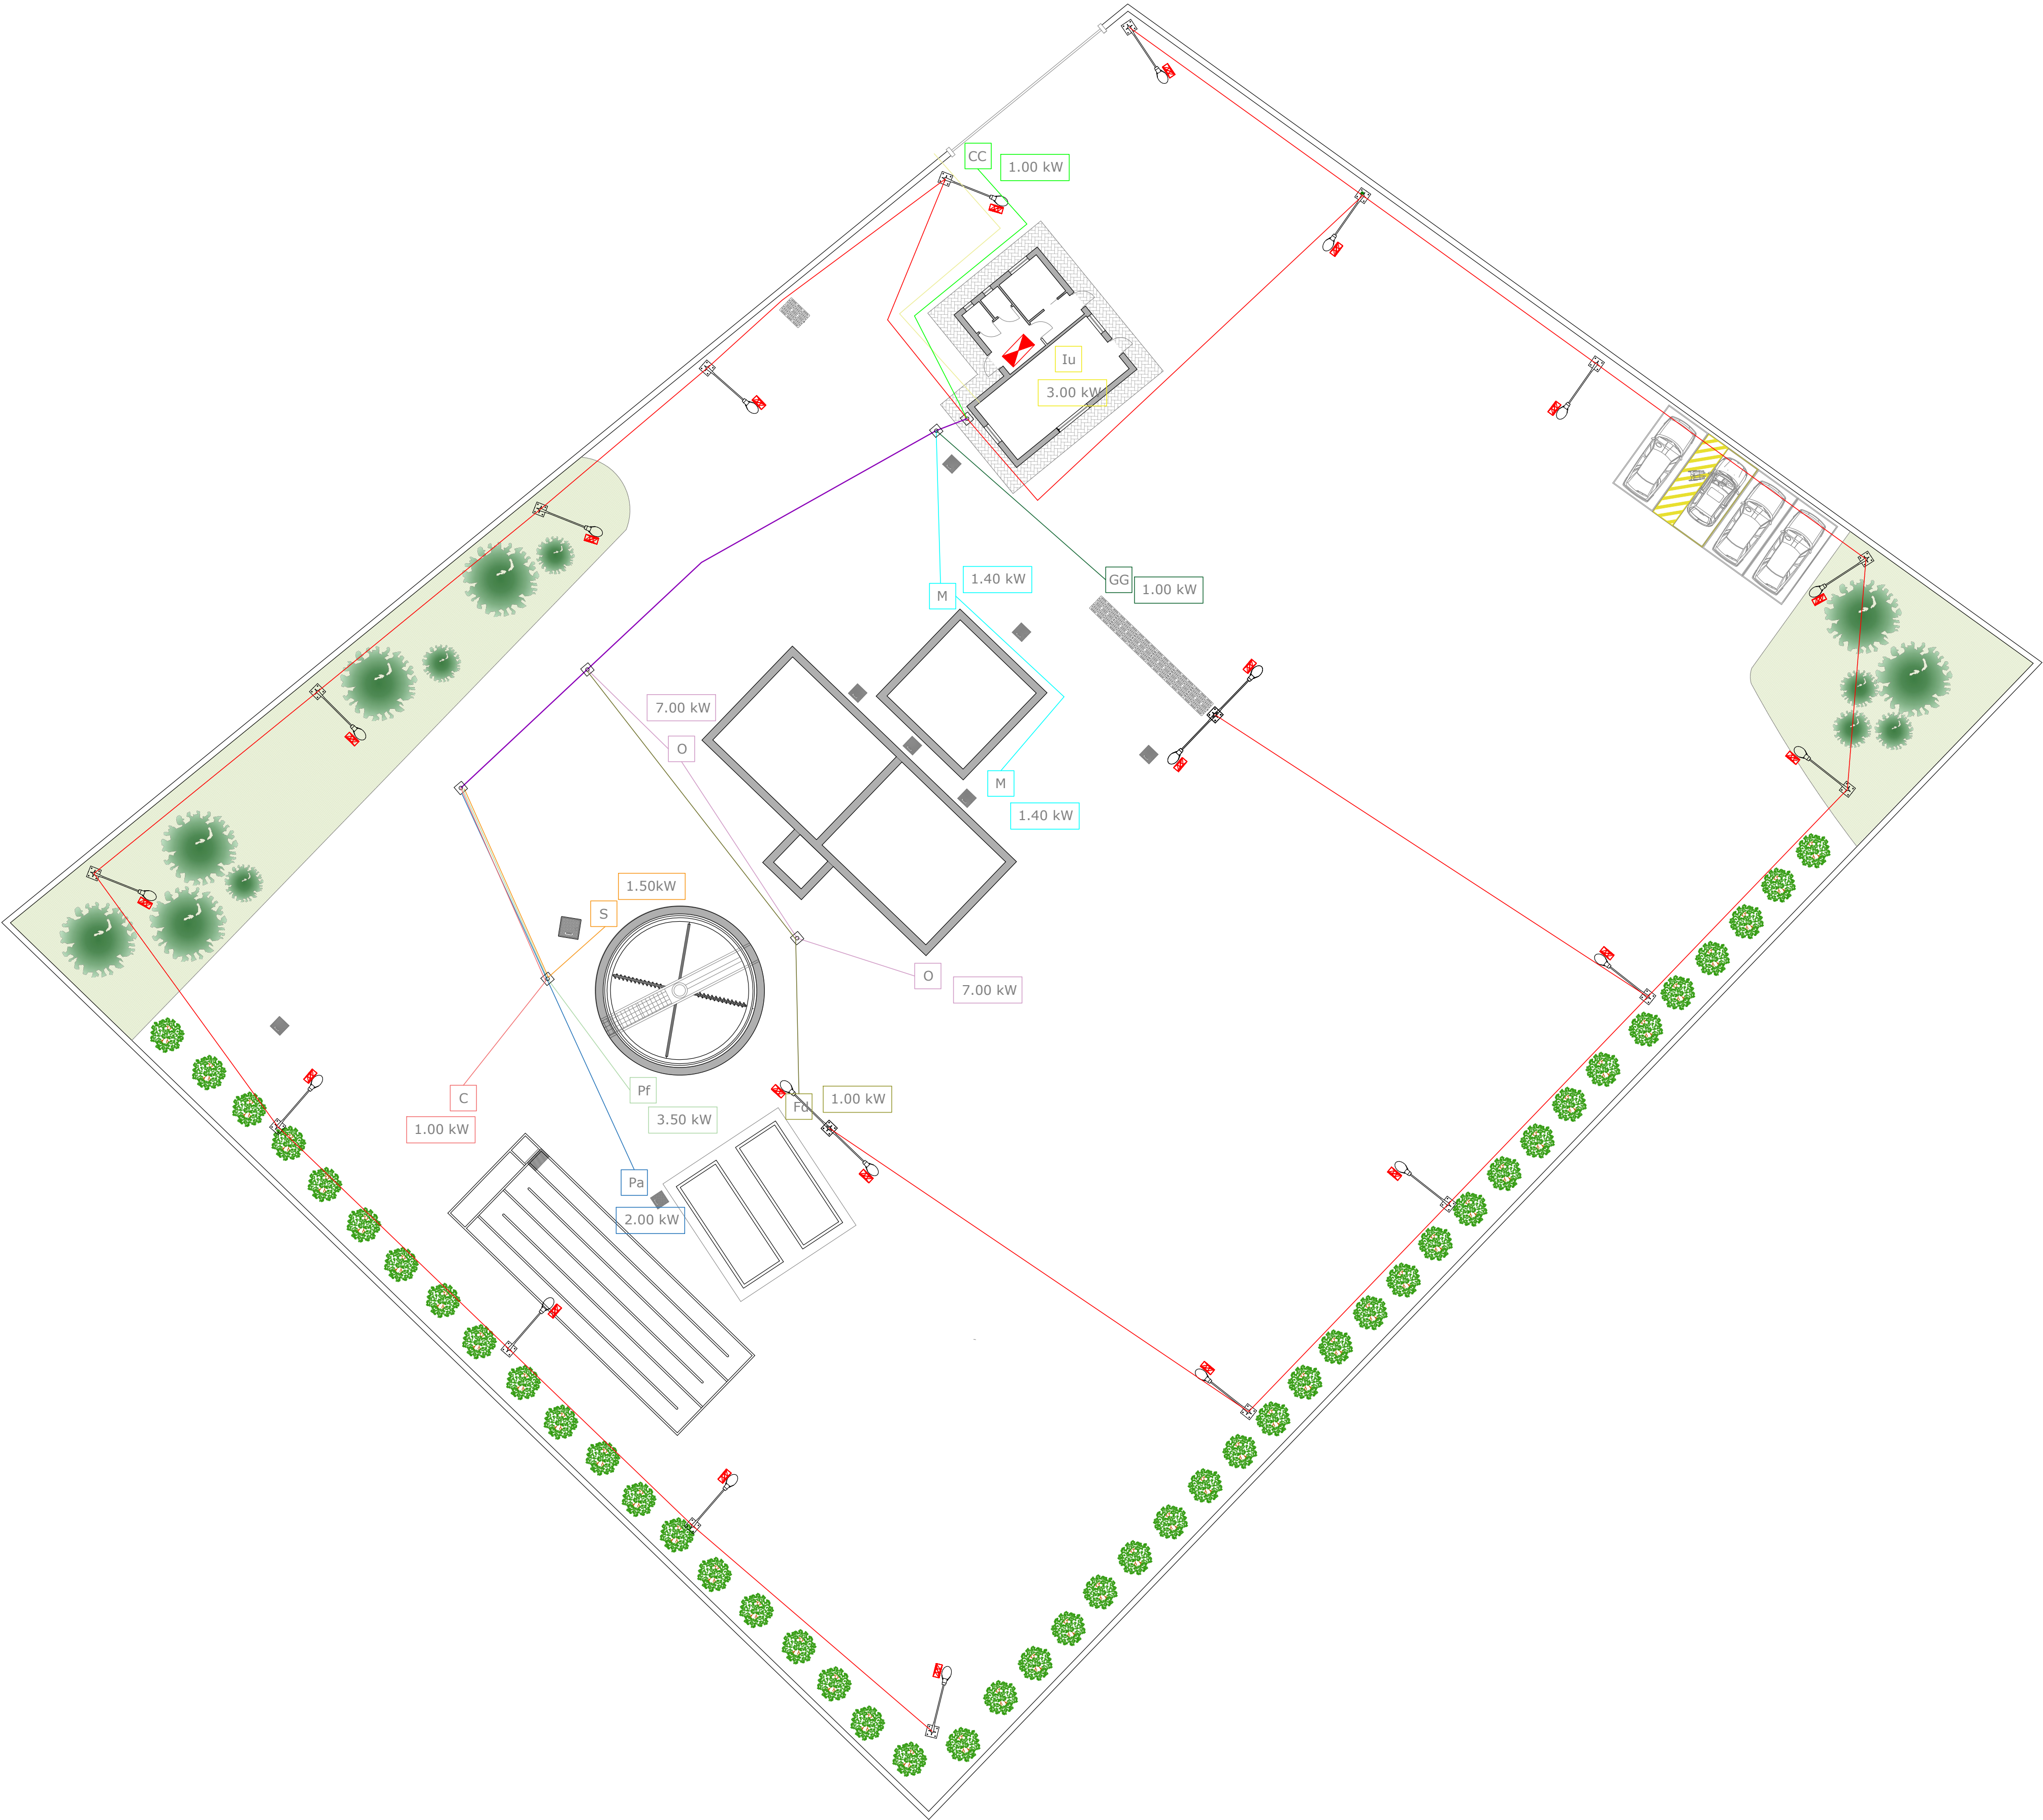

	Allaccio linea elettrica
	Linea illuminazione esterna
	Motorizzazione cancello e videocitofono
	Grigliatura automatizzata
	Mixer
	Diffusori
	Carroponte
	Pompa dosatrice
	Pompa estrazione fanghi
	Pompa acqua di ricircolo
	Impianto elettrico uffici
	Impianto filtrodinamico
	Quadro elettrico
	Armatura corpo illuminante

REGIONE CAMPANIA
COMUNE DI ALTAVILLA SILENTINA
PROVINCIA DI SALERNO



PROGETTO DI FATTIBILITA' TECNICA ED ECONOMICA

TITOLO DEL PROGETTO:
IMPIANTO DI DEPURAZIONE DELLE ACQUE REFLUE
URBANE A SERVIZIO DEL COMUNE
DI ALTAVILLA SILENTINA (SA)

ELABORATO:
PLANIMETRIA IMPIANTO ELETTRICO ED
ILLUMINAZIONE ESTERNA

RESPONSABILE UNICO DEL PROCEDIMENTO

VISTO IL SINDACO

SCALA
1:200
DATA : Maggio 2026

TAVOLA
11.1

Il progettista:
U.T.C. del Comune di Altavilla Surrentina