




PIANTA IMPIANTO IDRICO - SANITARIO

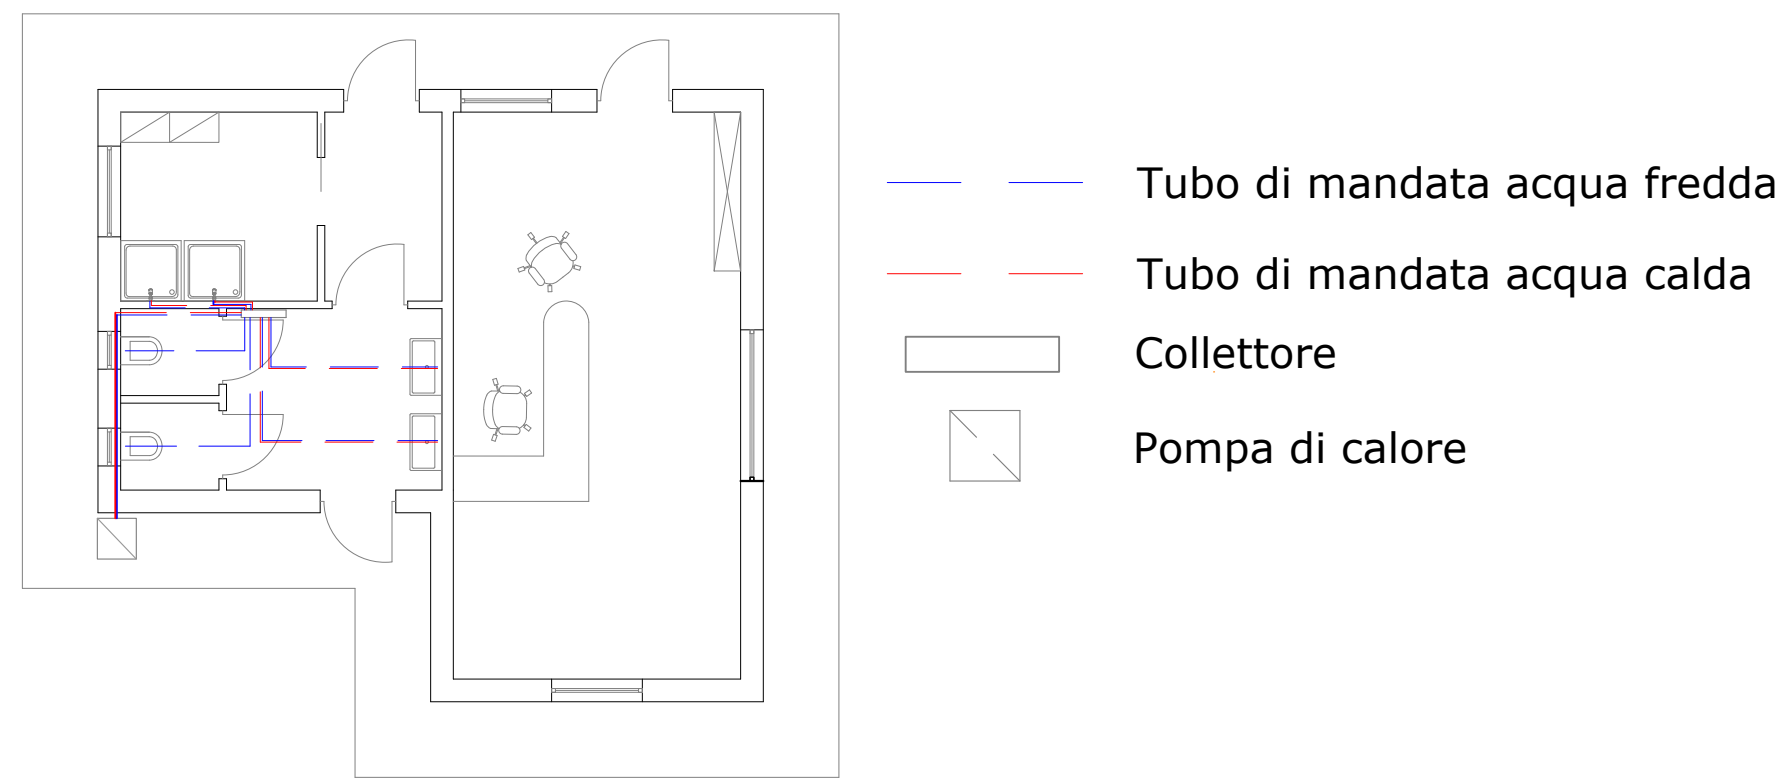


PIANTA IMPIANTO SCARICO ACQUE

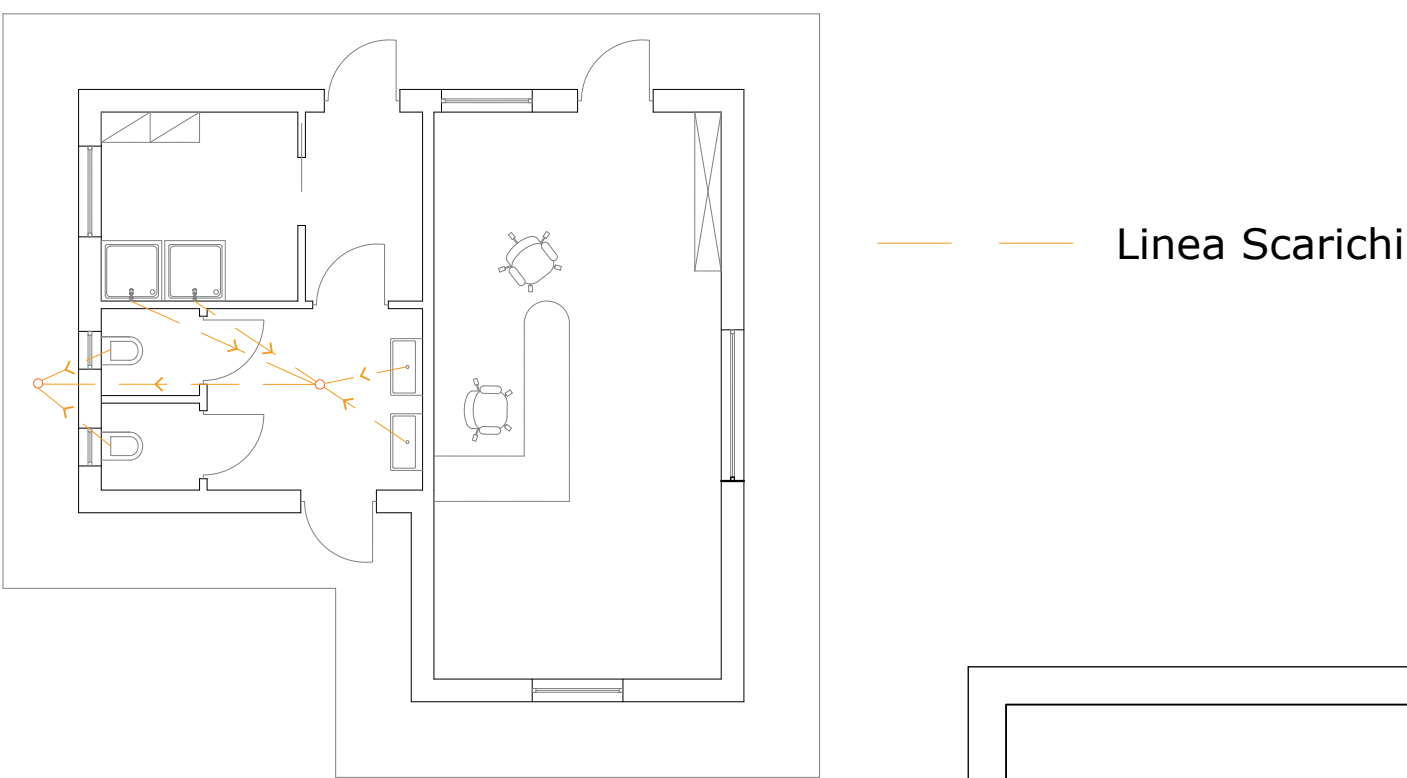

PIANTA IMPIANTO CLIMATIZZAZIONE E SCARICO CONDENSE

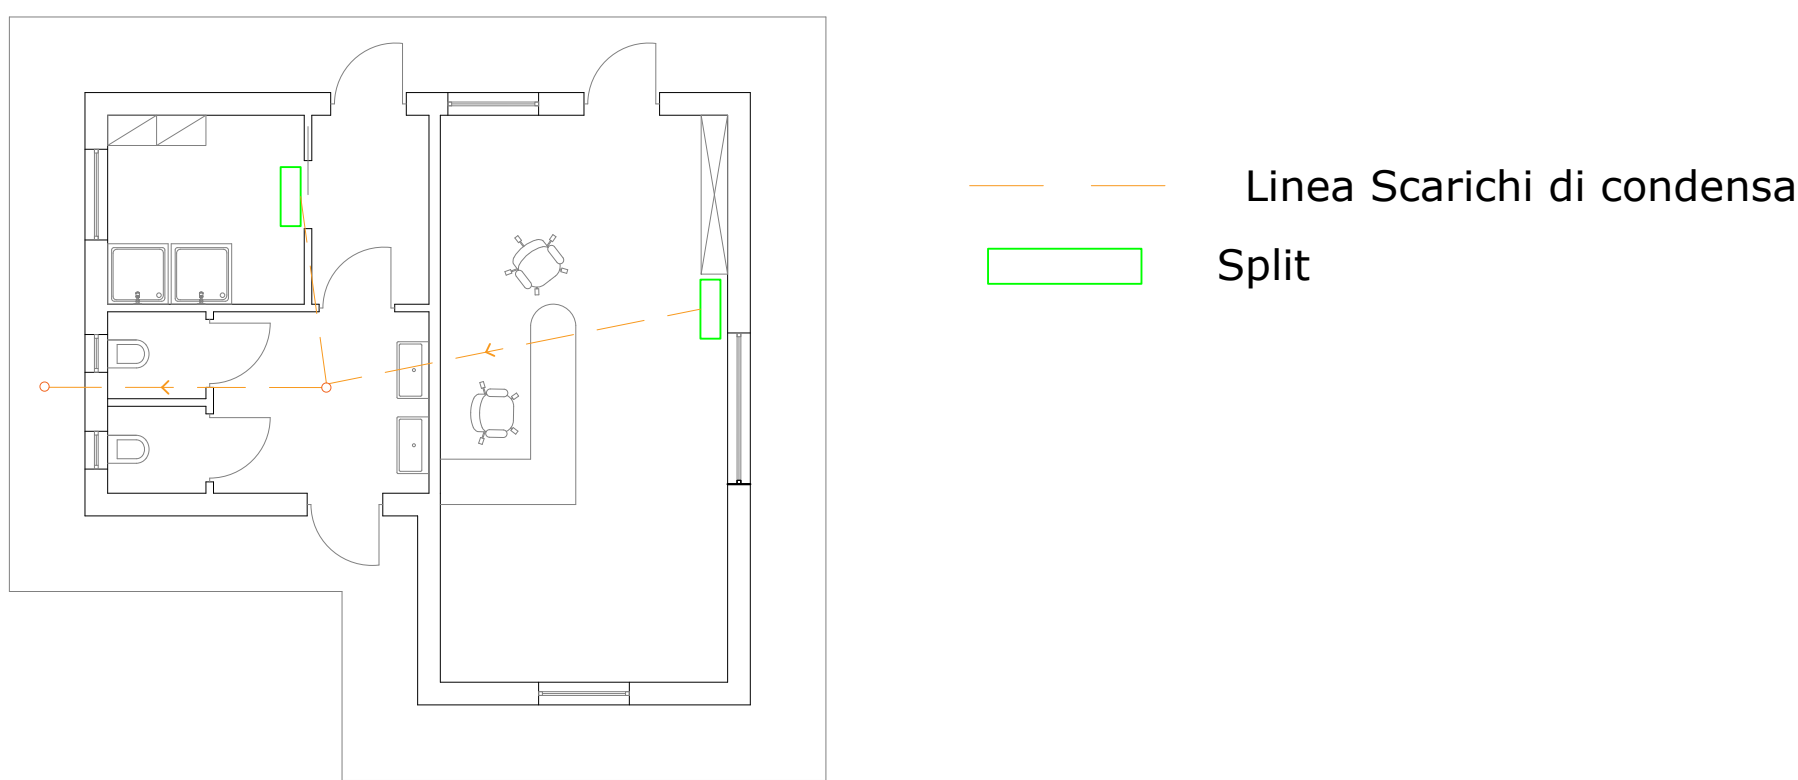

PIANTA IMPIANTO ELETTRICO

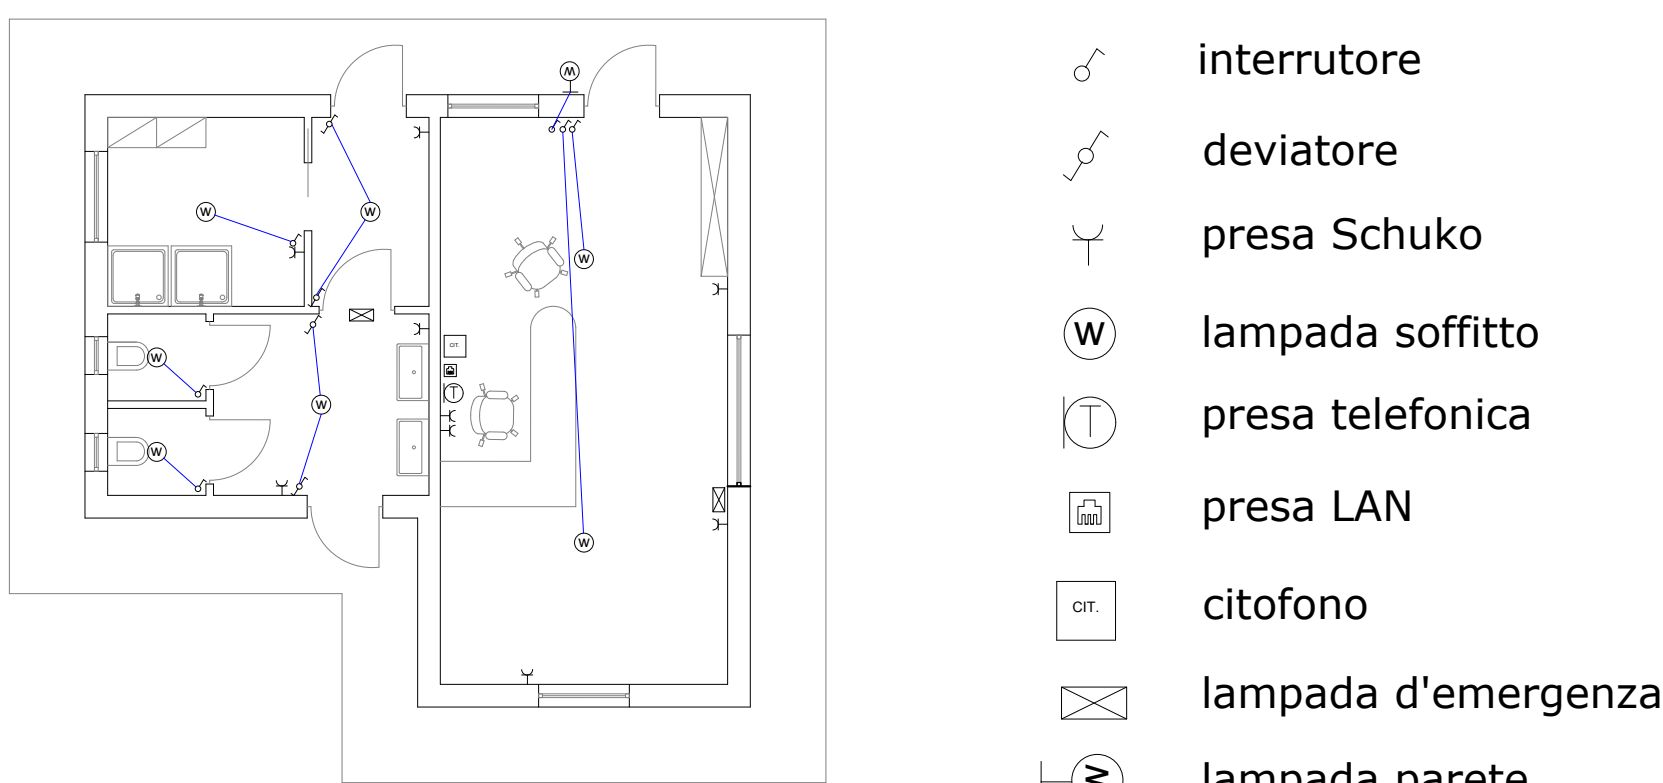

REGIONE CAMPANIA
COMUNE DI ALTAVILLA SILENTINA
PROVINCIA DI SALERNO



PROGETTO DI FATTIBILITA' TECNICA ED ECONOMICA

TITOLO DEL PROGETTO:
IMPIANTO DI DEPURAZIONE DELLE ACQUE REFLUE URBANE A SERVIZIO DEL COMUNE DI ALTAVILLA SILENTINA (SA)

ELABORATO:
PIANTA IMPIANTO IDRICO SANITARIO, SCARICO ACQUE, IMPIANTO CLIMATIZZAZIONE E SCARICO CONDENSE ED ELETTRICO

RESPONSABILE UNICO DEL PROCEDIMENTO	SCALA 1:100	TAVOLA 11.2
	DATA : Maggio 2026	
VISTO IL SINDACO		Il progettista: U.T.C. del Comune di Altavilla Surrentina